
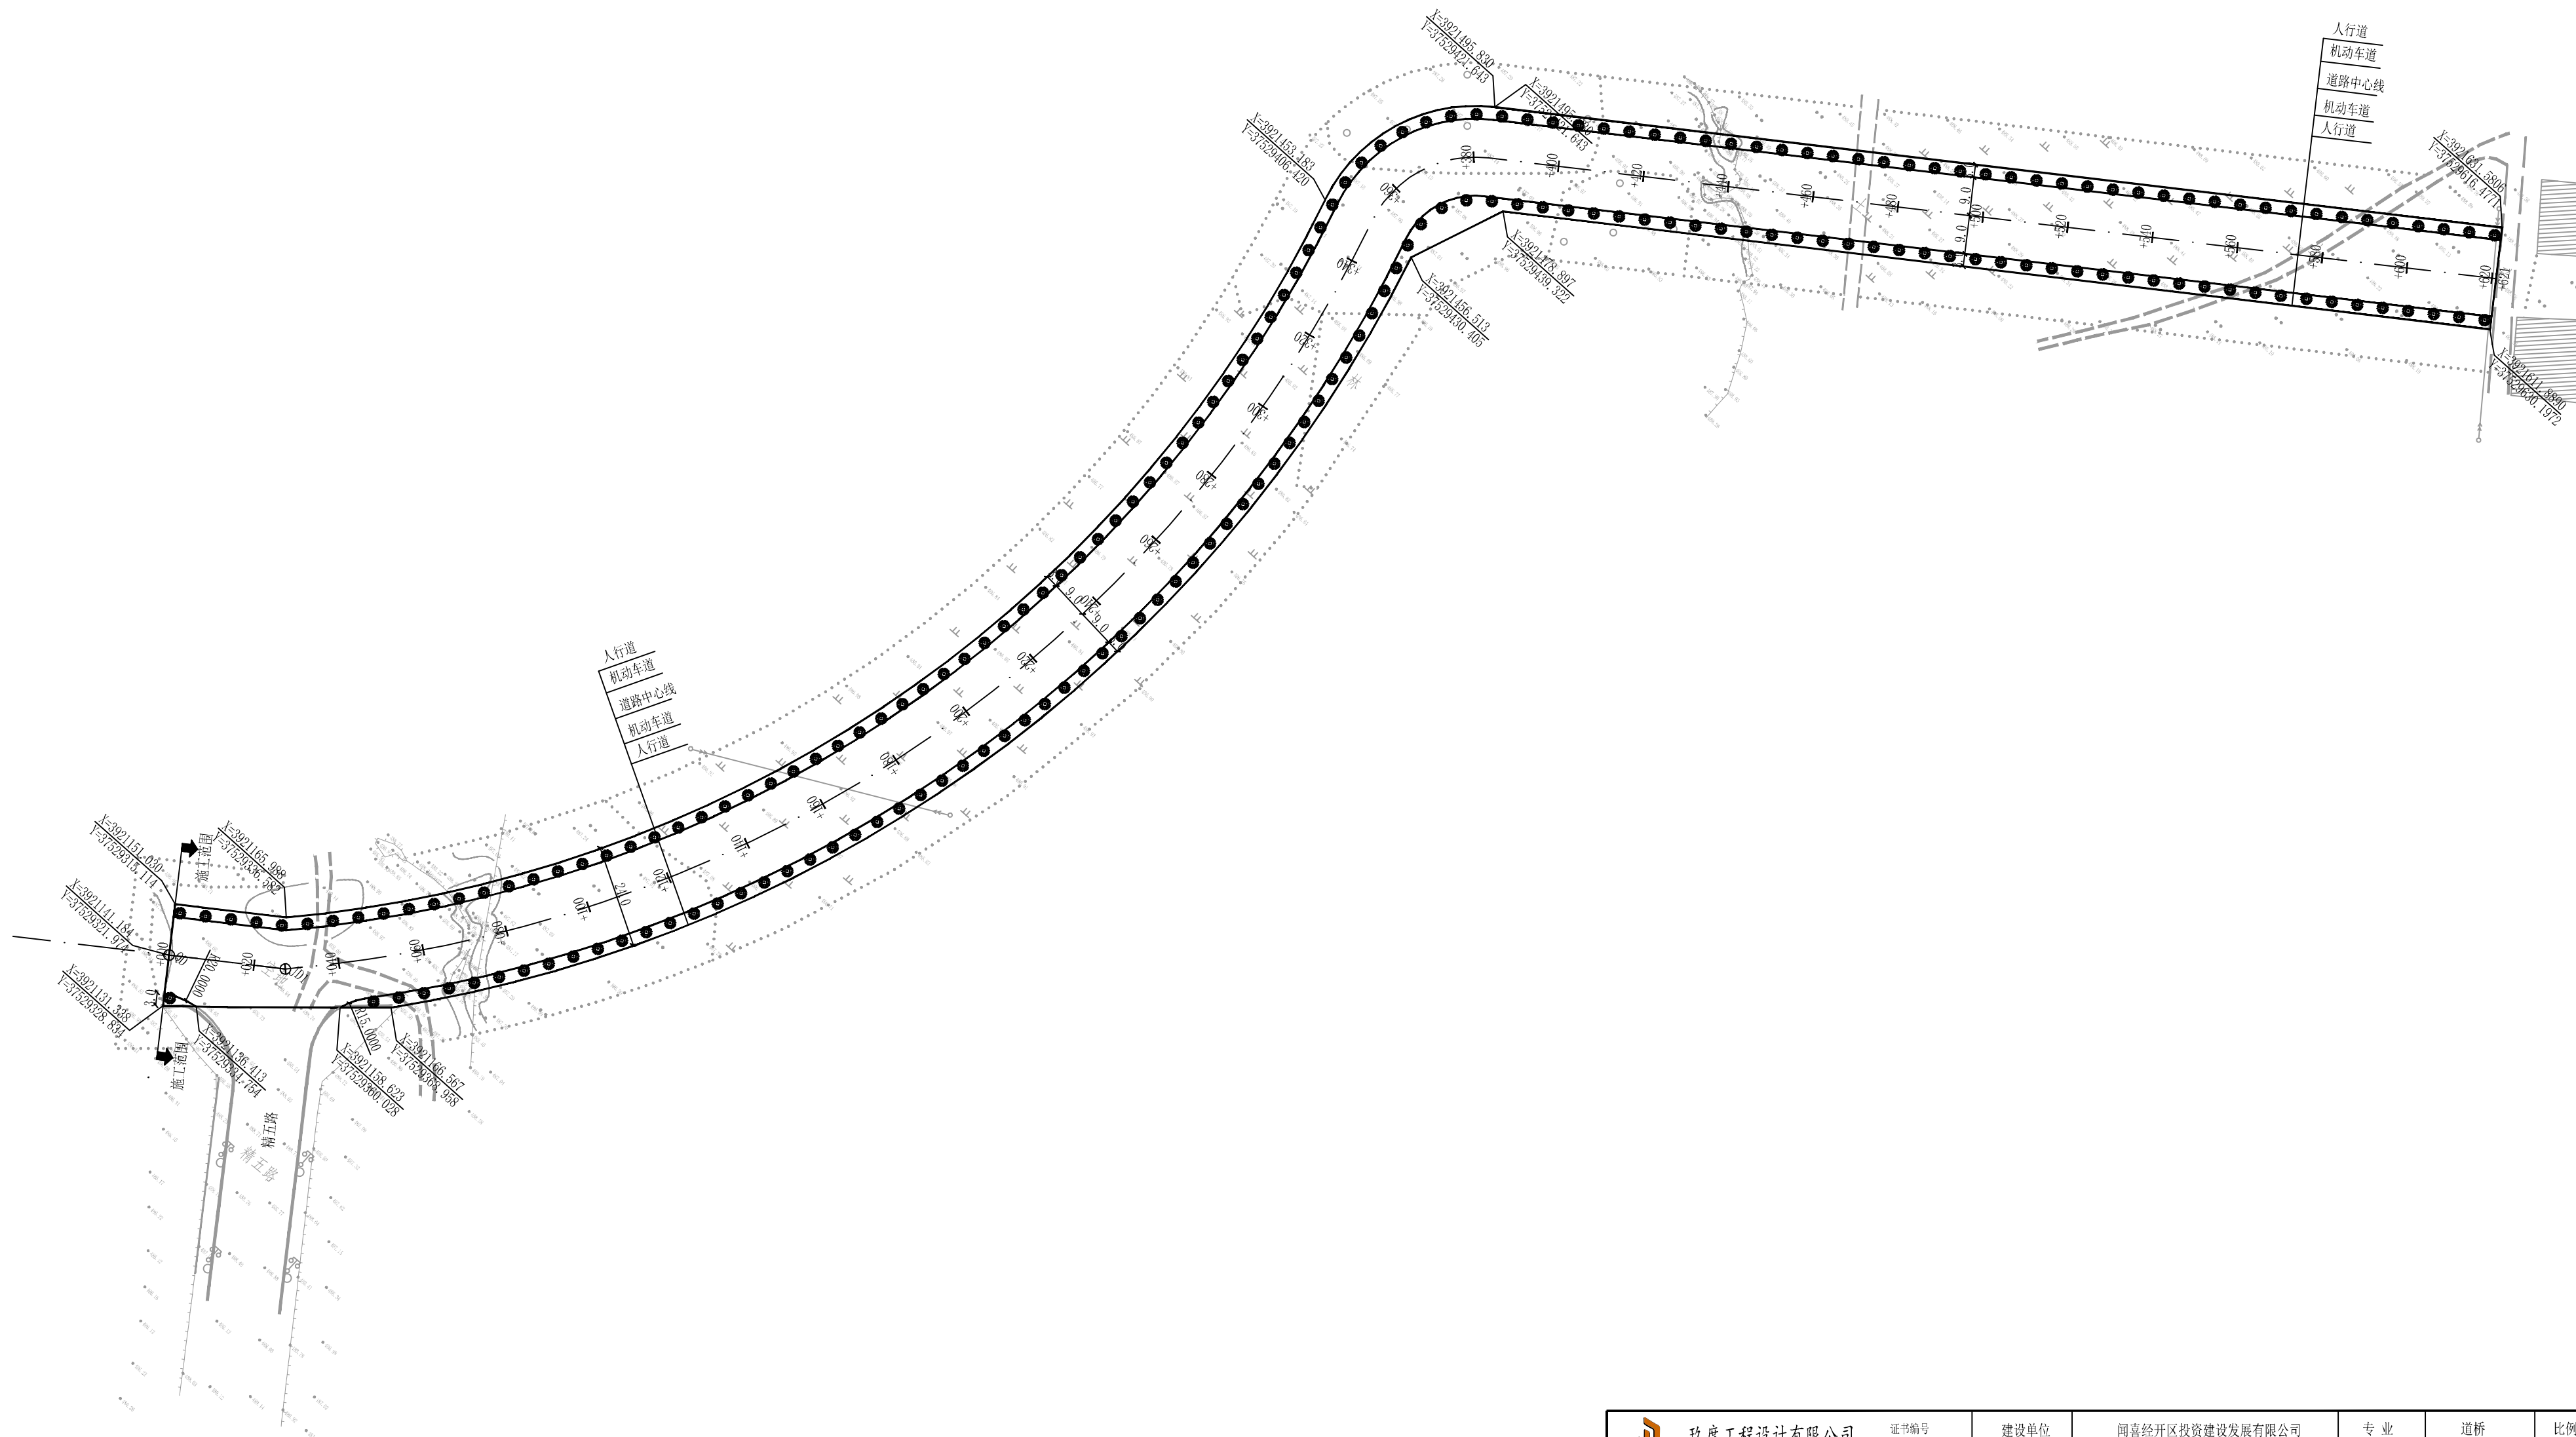


专业	姓名
建筑	
结构	
电气	
暖通	
给排水	
专业	姓名
电气	
暖通	
给排水	

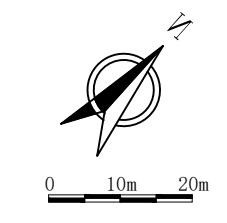

玖度工程设计有限公司 证书编号: A213032272 乙级				建设单位	闻喜经开区投资建设发展有限公司	专业	道桥	比例	
审定	刘跃辉	刘跃辉	校对	刘莉	刘莉	项目名称	闻喜经济技术开发区精品产业深掘五路(精五路一精七路)建设项目——一期工程精五路一精八路段	图号	DL-01
项目负责人	伍继民	伍继民	设计	刘振洋	刘振洋	工程名称	道路工程	阶段	施工图
专业负责人	刘莉	刘莉				图纸名称	道路总平面图	日期	2023.10
审核	张倩	张倩				工程号			